


PLANTA BAIXA DO GINÁSIO POLIESPORTIVO
 ESCALA - 1:100

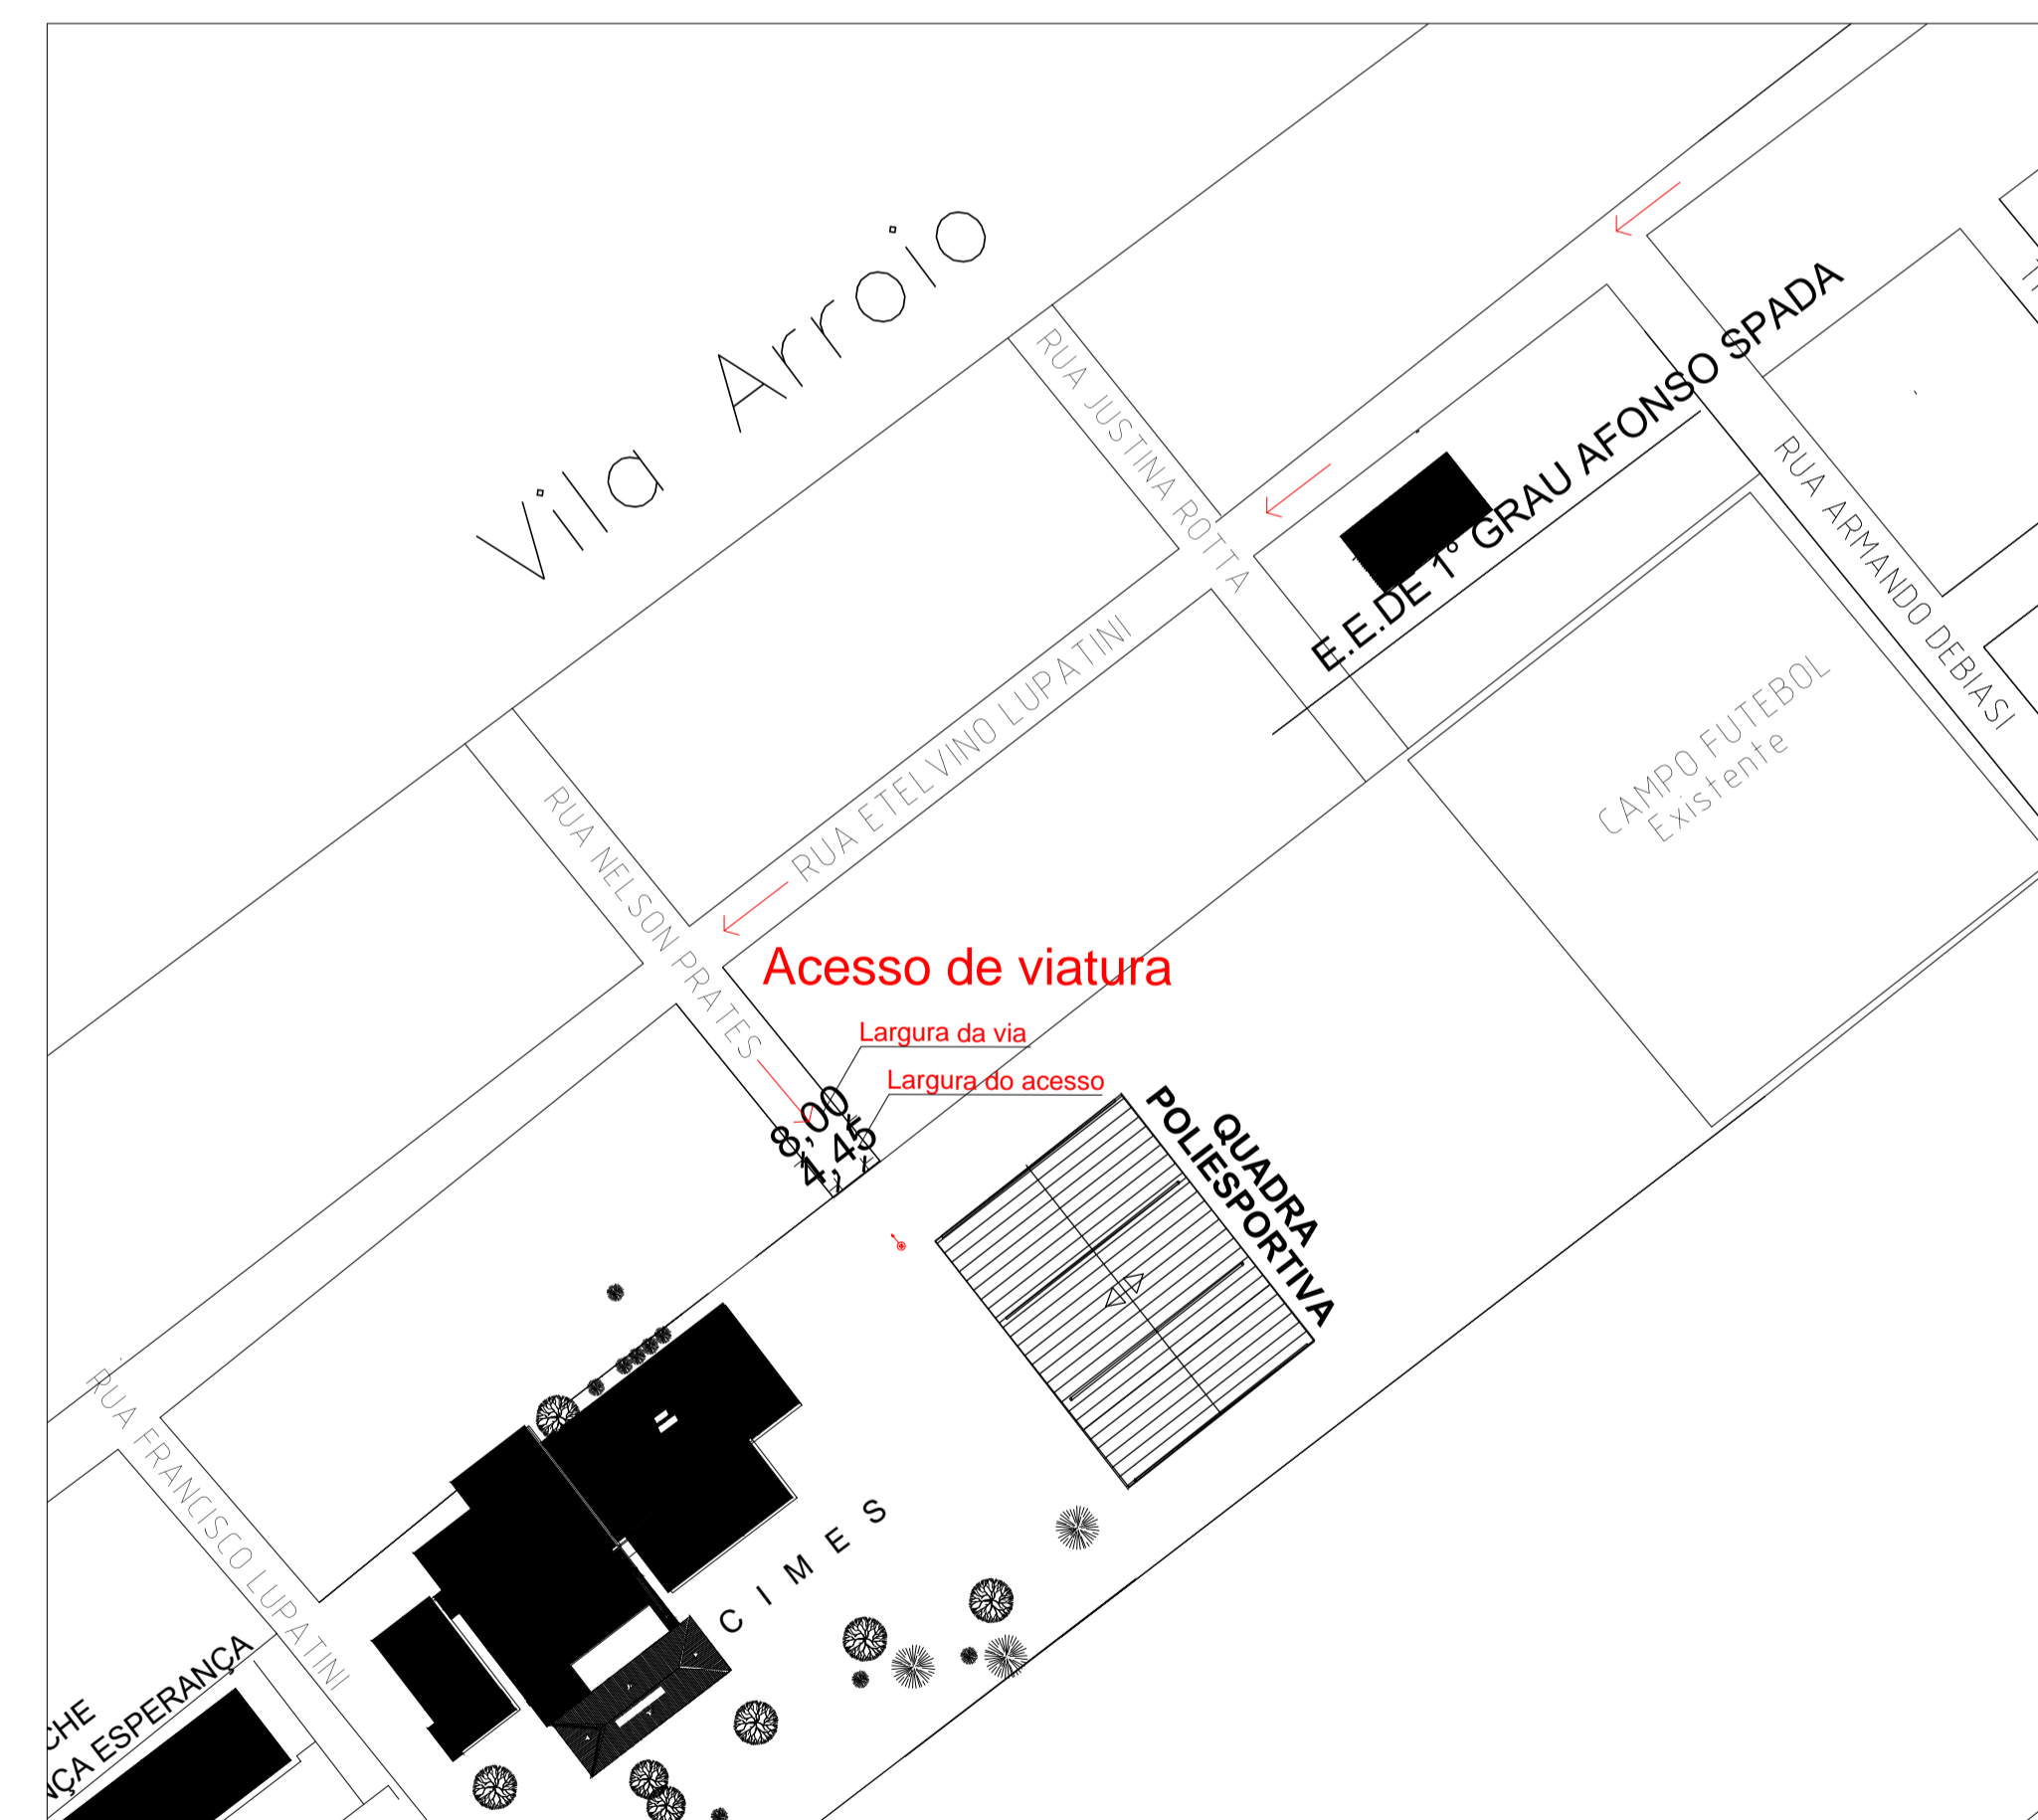

PLANTA DE SITUAÇÃO E LOCALIZAÇÃO
 SEM ESCALA

PREFEITURA MUNICIPAL DE ESPUMOSO		
DEPARTAMENTO DE ENGENHARIA		
 Prefeitura Municipal de Espumoso	PROPRIETÁRIO Prefeitura Municipal de Espumoso	DATA Março/2018
	ENDEREÇO Rua Nelson, s/n, Vila Arroio, Bairro Cooperativa Velha, Espumoso, RS	ESCALA INDICADA
NOME DA OBRA Plano de Prevenção e Proteção Contra Incêndio	PPCI Nº 2306/1	PRANCHA <div style="text-align: right; font-size: 24px; font-weight: bold;">3/3</div>
PROPRIETÁRIO	RESPONSÁVEL TÉCNICO	